



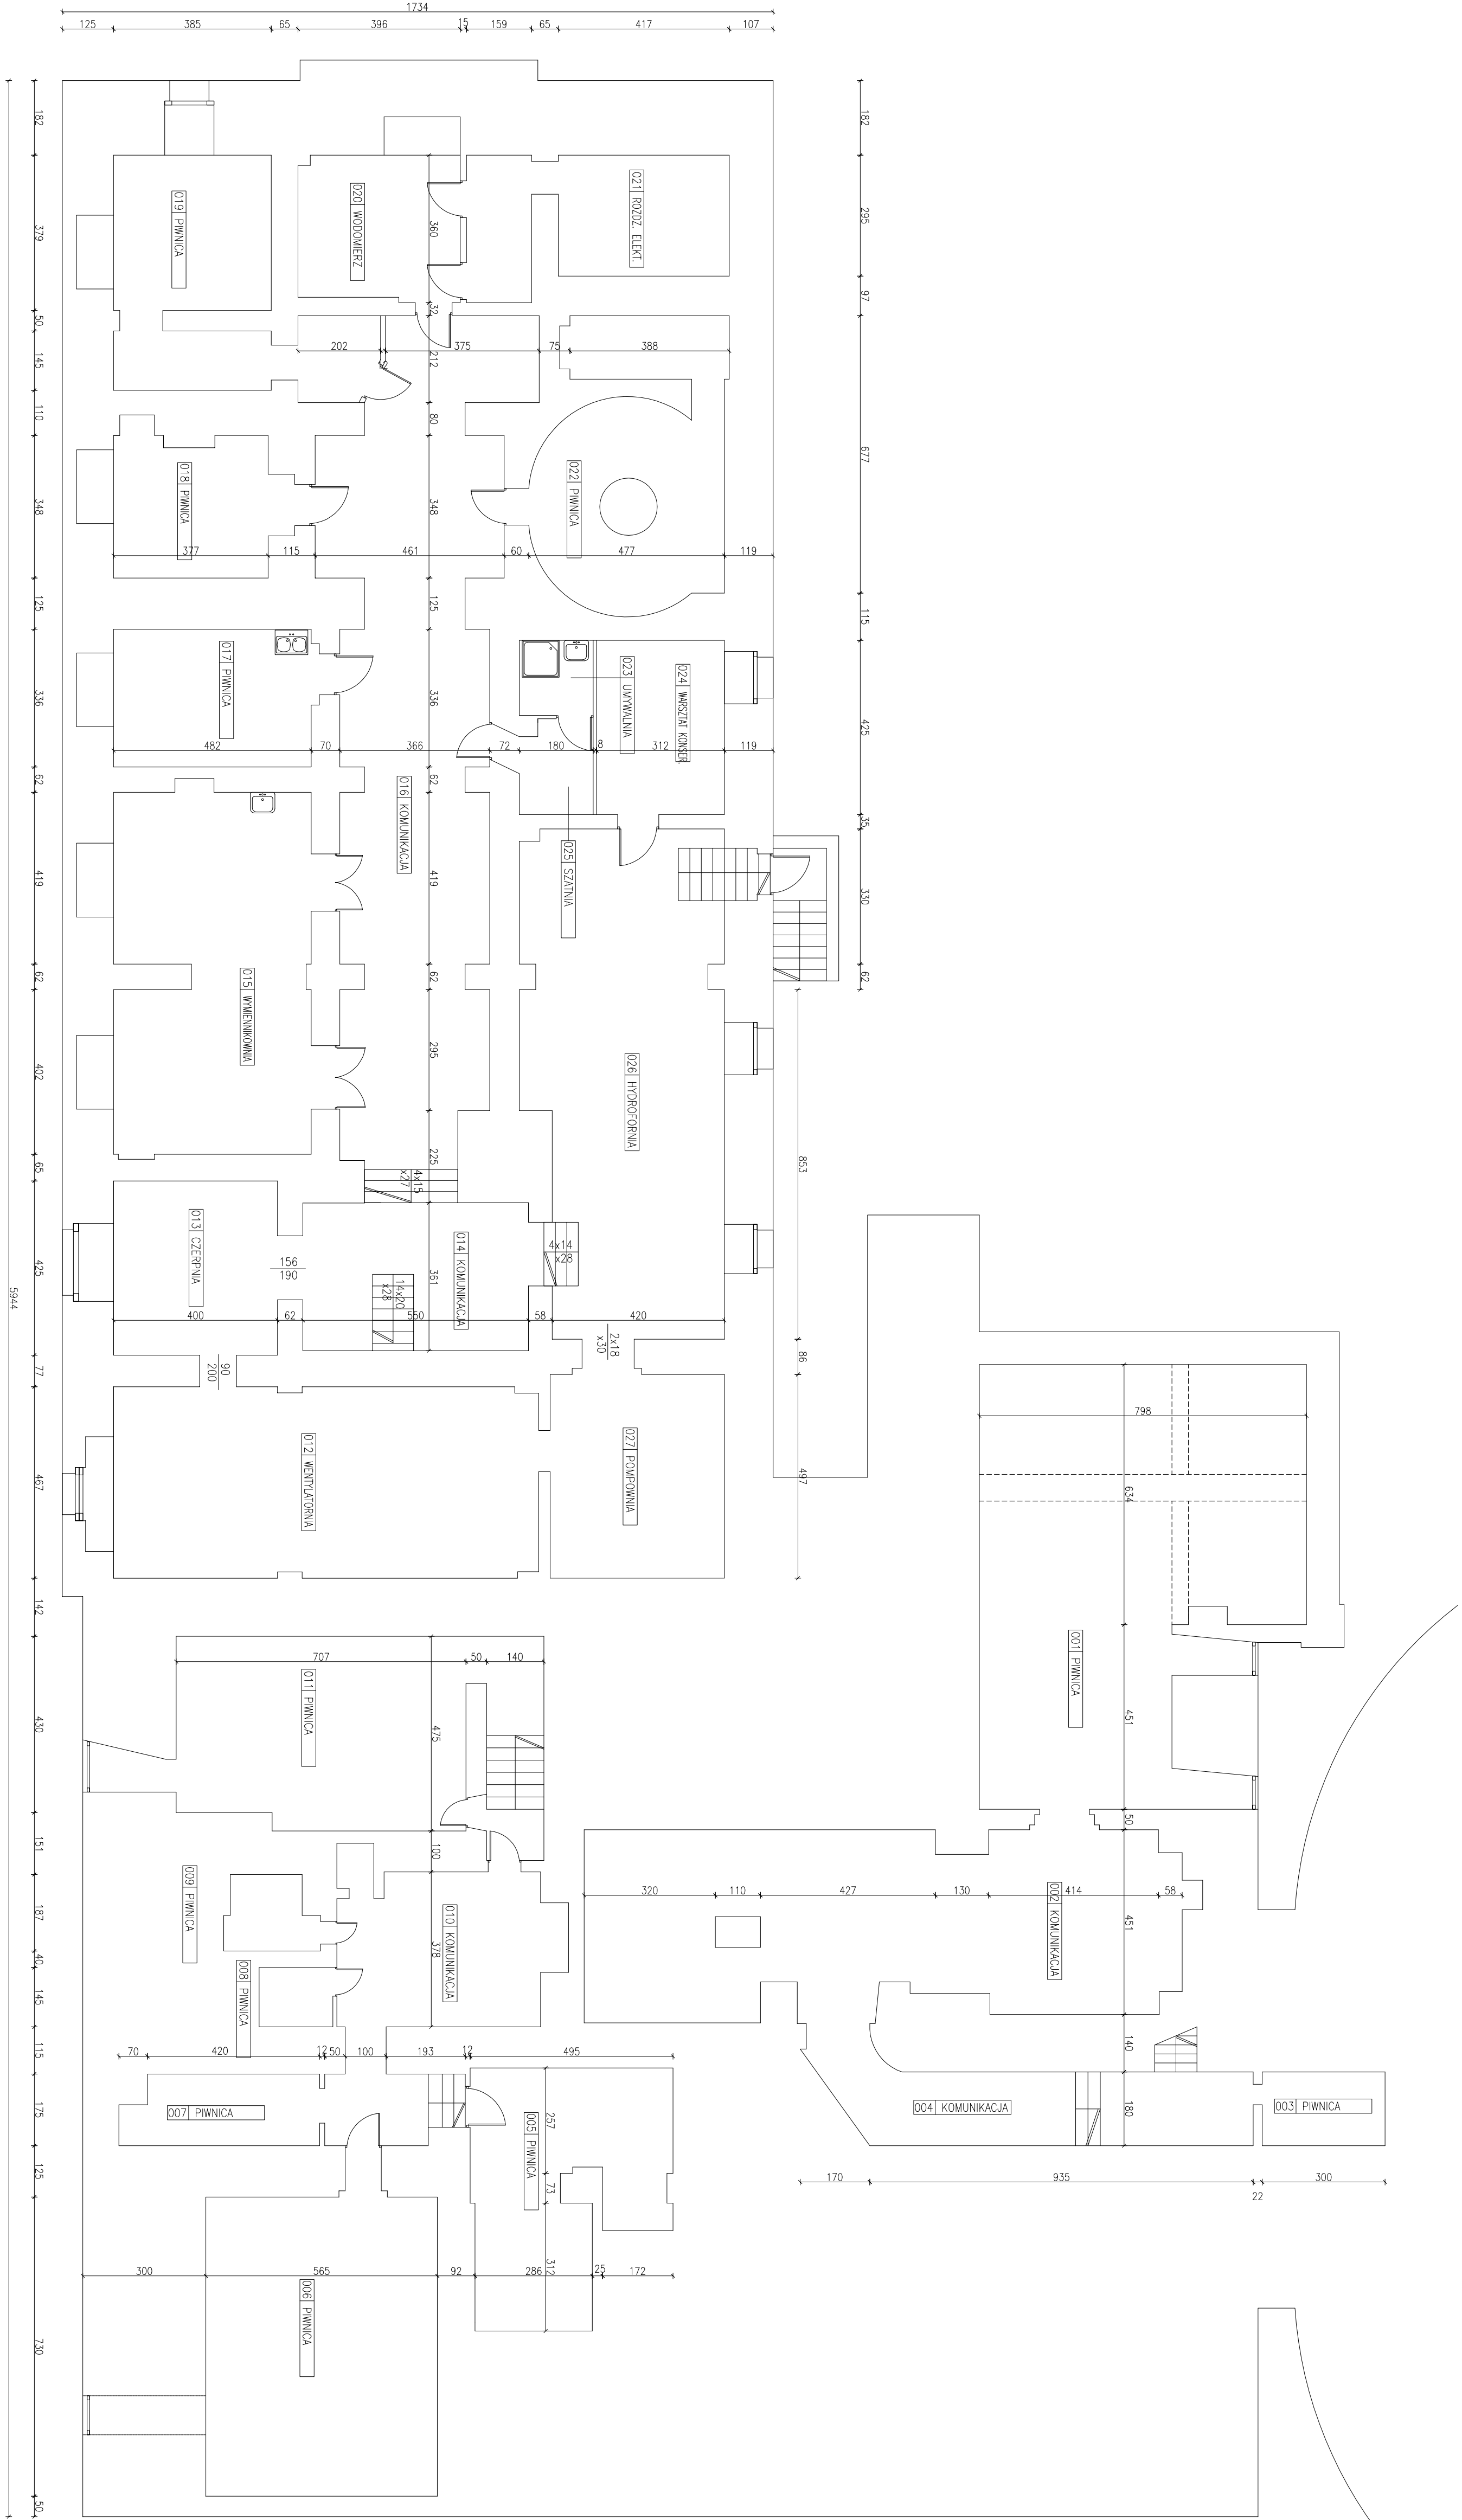

NR.	RODZAJU	Powierzchnia [m ²]
001	PIWNICA	71.4
002	KOMUNIKACJA	60.3
003	PIWNICA	5.4
004	KOMUNIKACJA	19.0
005	PIWNICA	25.5
006	PIWNICA	41.2
007	PIWNICA	8.0
008	PIWNICA	2.6
009	PIWNICA	3.8
010	KOMUNIKACJA	23.6
011	PIWNICA	32.5
012	WENTYLATORNA	48.2
013	CZERPNIA	17.0
014	KOMUNIKACJA	19.8
015	WENTYLATORNA	41.4
016	KOMUNIKACJA	74.0
017	PIWNICA	16.2
018	PIWNICA	12.7
019	PIWNICA	25.3
020	WODOWNIEZ	13.8
021	ROLIZ. ELEKT.	18.6
022	PIWNICA	26.6
023	UMYWALNIA	3.3
024	WASKIAT. KONSER.	13.2
025	SZATNIA	4.0
026	HYDROFORNIA	57.1
027	PIWNICA	21.1
RAZEM:		705.8

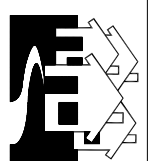

BIURO USŁUG PROJEKTOWYCH Krzysztof Wozniakowski

Karczowska 55 59-307 Raszowa <http://www.bup.com.pl> e-mail: bupprojek@poczta.pl

tel: 076 844 90 49 tel: 0 804 414 730 fax: 076 844 90 48

PROJEKT: Inwentaryzacja				
LOKALIZACJA: Rynek 39, 59-220 Legnica				
INWESTOR: Teatr m. Heleny Modrzejewskiej, Rynek 39, Legnica				
OBJEKT: Budynek teatru, budynek Ratusza				
TYTUŁ: Rzut piwnic				
Imię i Nazwisko	Nr uprawnień	Stanowisko	Funkcja	Data
mgr inż. Krzysztof Wozniakowski	47/92/1w	Konstr.-bud.	Projektant	2007.04.25
inż. Michał Lambert				
Kod dok. 137-04-05	Wydanie 01	Data wydania 2008.02	Format A1	Skala 1:100
				Nr rysunku 1-1